 

 


RZUT POZIOMY STAN PROJEKTOWANY Instalacja WOD-KAN

SKALA 1:50

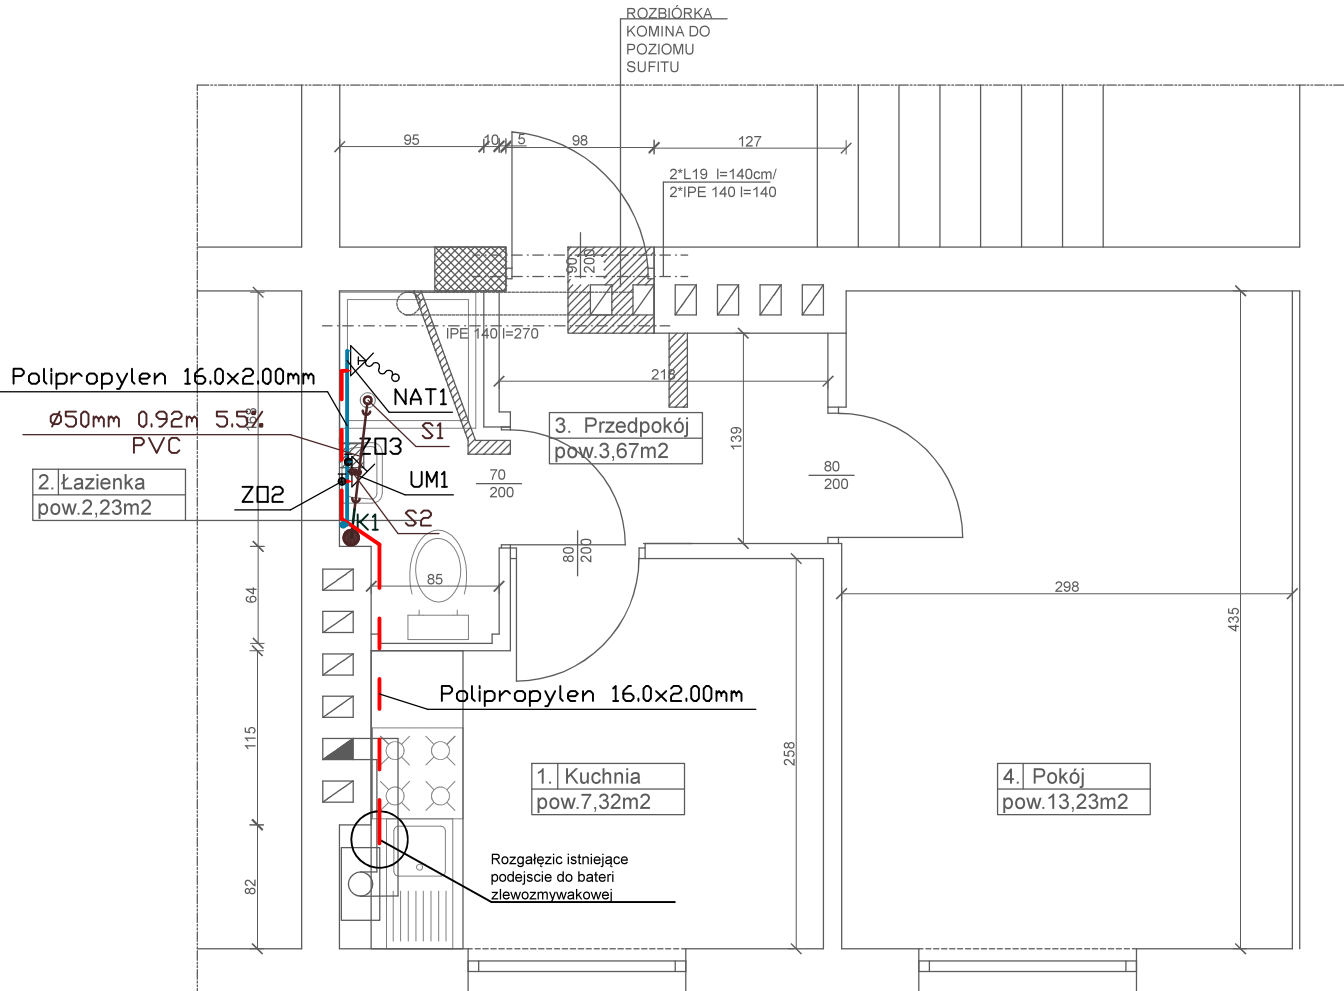

ELEMENTY DO ROZBIÓRKI



PROJEKTOWANE
PRZEMUROWANIA -
SCIANKI DZIAŁOWE



Zimna woda



Ciepła woda



Kanalizacja



S1 Odpływ kanalizacyjny



UM1 Bateria umywalkowa



NAT1 Bateria natryskowa

NAZWA OPRACOWANIA	PRZEBUDOWA LOKALU MIESZKALNEGO NR 4 PRZY UL. LEŚNEJ 11 W NOWOGRODZIE BOBRZAŃSKIM		
INWESTOR	GMINA NOWOGRÓD BOBRZAŃSKI UL. SŁOWACKIEGO 11, 66-010 NOWOGRÓD BOBRZAŃSKI		
NAZWA RYSUNKU	RZUT POZIOMY - Instalacja wody i kanalizacji	RYS. NR 4	
BRANŻA	Sanitarna	SKALA 1:50	DATA :
PROJEKTANT	Krzysztof Jasiński	upr. nr. 82/88/Zg	
	mgr inż. Daniel Sznajder	upr. nr. LBS/0024/PWOK/06	