


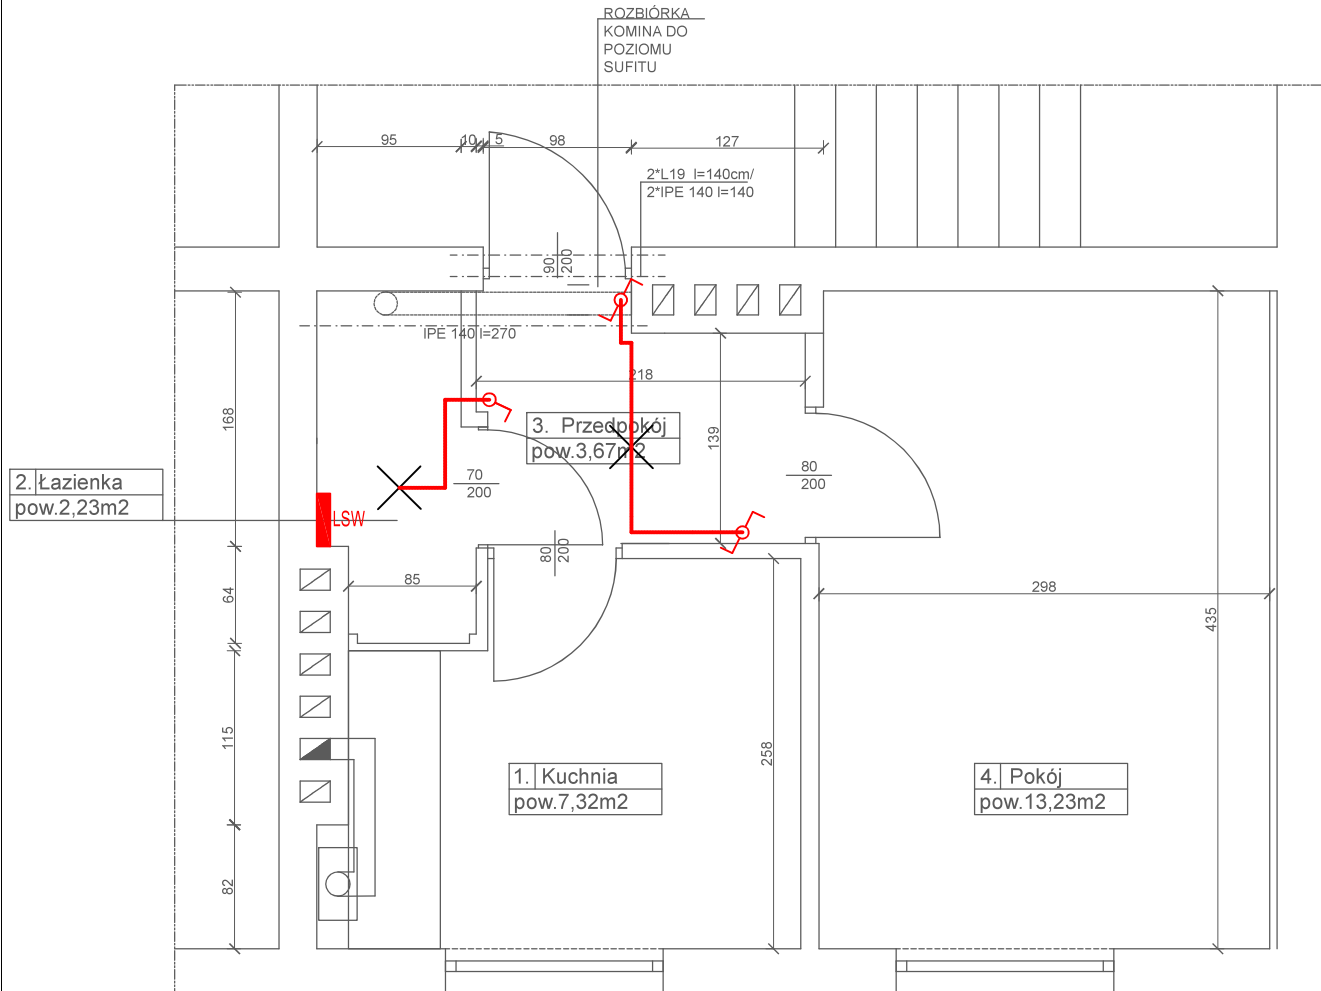


RZUT POZIOMY STAN PROJEKTOWANY

SKALA 1:50



LEGENDA

-  Łącznik schodowy 1-bieg. 10A 230V IP20
-  Wypust oświetleniowy sufitowy
-  Lokalna szyna wyrównawcza

NAZWA OPRACOWANIA	PRZEBUDOWA LOKALU MIESZKALNEGO NR 4 PRZY UL.LEŚNEJ 11 W NOWOGRODZIE BOBRZAŃSKIM		
INWESTOR	GMINA NOWOGRÓD BOBRZAŃSKI UL.SŁOWACKIEGO 11 ,66-010 NOWOGRÓD BOBRZAŃSKI		
NAZWA RYSUNKU	RZUT POZIOMY - Instalacja elektryczna	SKALA 1:50	RYS. NR 5
BRANŻA	Elektryczna	upr. inst. elektr. LBS/0011/POE/14	DATA :
PROJEKTANT	mgr inż. Krzysztof Nowecki		